



PIANTA PIANO INTERRATO  
Scala 1:200



PIANTA PIANO TERRENO  
Scala 1:200

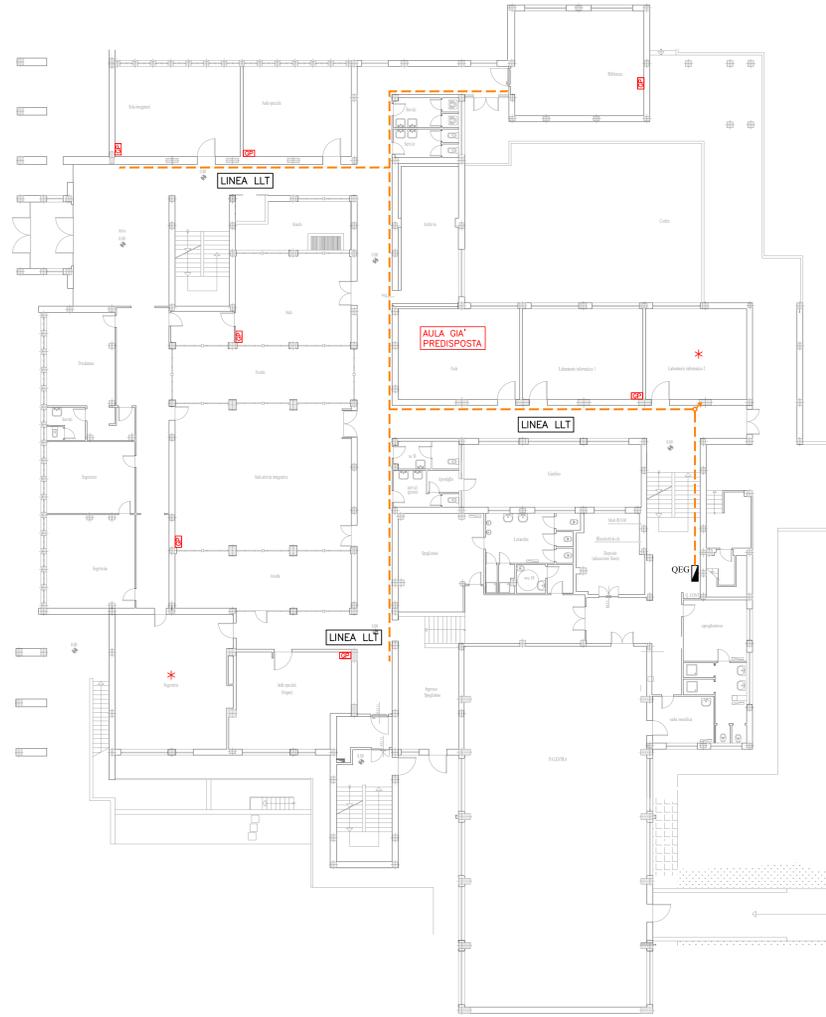

PIANTA PIANO PRIMO  
Scala 1:200

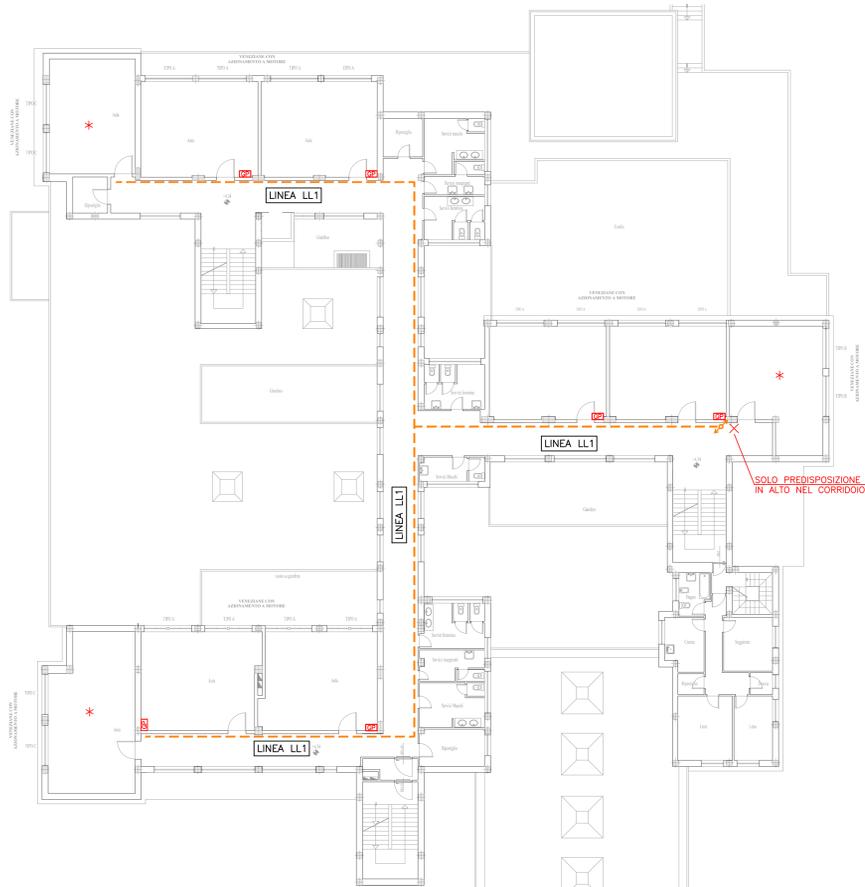

PIANTA PIANO SECONDO  
Scala 1:200



LEGENDA SIMBOLI	
SIMBOLI	DESCRIZIONE
	QUADRO ELETTRICO (SIMBOLO GENERALE)
	GRUPPI PRESE DA INCASSO PER LAVAGNE LUMINOSE COSTITUITE DA: -> n.1 INTERRUTTORE MAGNETOTERMICO 2x16A -> n.5 PRESE DI CORRENTE UNIVERSALI (CON TERRA LATERALE E CENTRALE) -> n.1 PREDISPOSIZIONE PER PRESA DI TRASMISSIONE DATI
	LINEE LL1/LL1/LL2: CONDUTTURE CON TUBAZIONI IN PVC PESANTE AUTOESTINGUENTE Ø20mm SOPRA IL CONTROSOFFITTO, COMPRESSE CASSETTE DI TRANSITO, ROMPITRATTA E DERIVAZIONE: - n.1 PER ENERGIA ELETTRICA CON CAVI FG17 450/750V Sezione 5(1x2,5)mm²; - n.1 VUOTA PER TRASMISSIONE DATI

NOTA:  
I LOCALI CON \* SONO OGGETTO DI INTERVENTI FUTURI  
O GIÀ REALIZZATI

**CITTA' DI CARIGNANO**  
Città Metropolitana di Torino

"FONDO COMMA 140"  
INTERVENTO PER MESSA IN SICUREZZA SOLAI  
SCUOLA MEDIA BENEDETTO ALFIERI  
VIA TAPPI, 44 CARIGNANO (TO)

PROPRIETA': COMUNE DI CARIGNANO (TO)

Oggetto	Allegato
PLANIMETRIA DEGLI IMPIANTI ELETTRICI DI ALIMENTAZIONE DELLE LAVAGNE LUMINOSE	10
	Tavola
scala 1:200	b

PROGETTO ARCHITETTONICO: Arch. Luigi PASQUETTI  
via Frichieri n. 13 (c/o Palazzo Comunale) - CARIGNANO (TO)  
tel. 011 96.98.463

PROGETTO IMPIANTO ELETTRICO: Ing. Paolo RONCO  
strada Antica di Grugliasco n. 111 - GRUGLIASCO (TO)  
tel. 011 411.92.65 - 011 411.92.66

PROGETTO COORDINAMENTO SICUREZZA: Geom. Maurizio GHIANO  
via Santa Maria n. 10/A - RACCONIGI (CN)  
tel. 0172 75.10.08

Data revisione  
GENNAIO 2020